


RZUT PARTERU
 INSTALACJA
 CENTRALNEGO
 OGRZEWANIA
 Skala 1:100

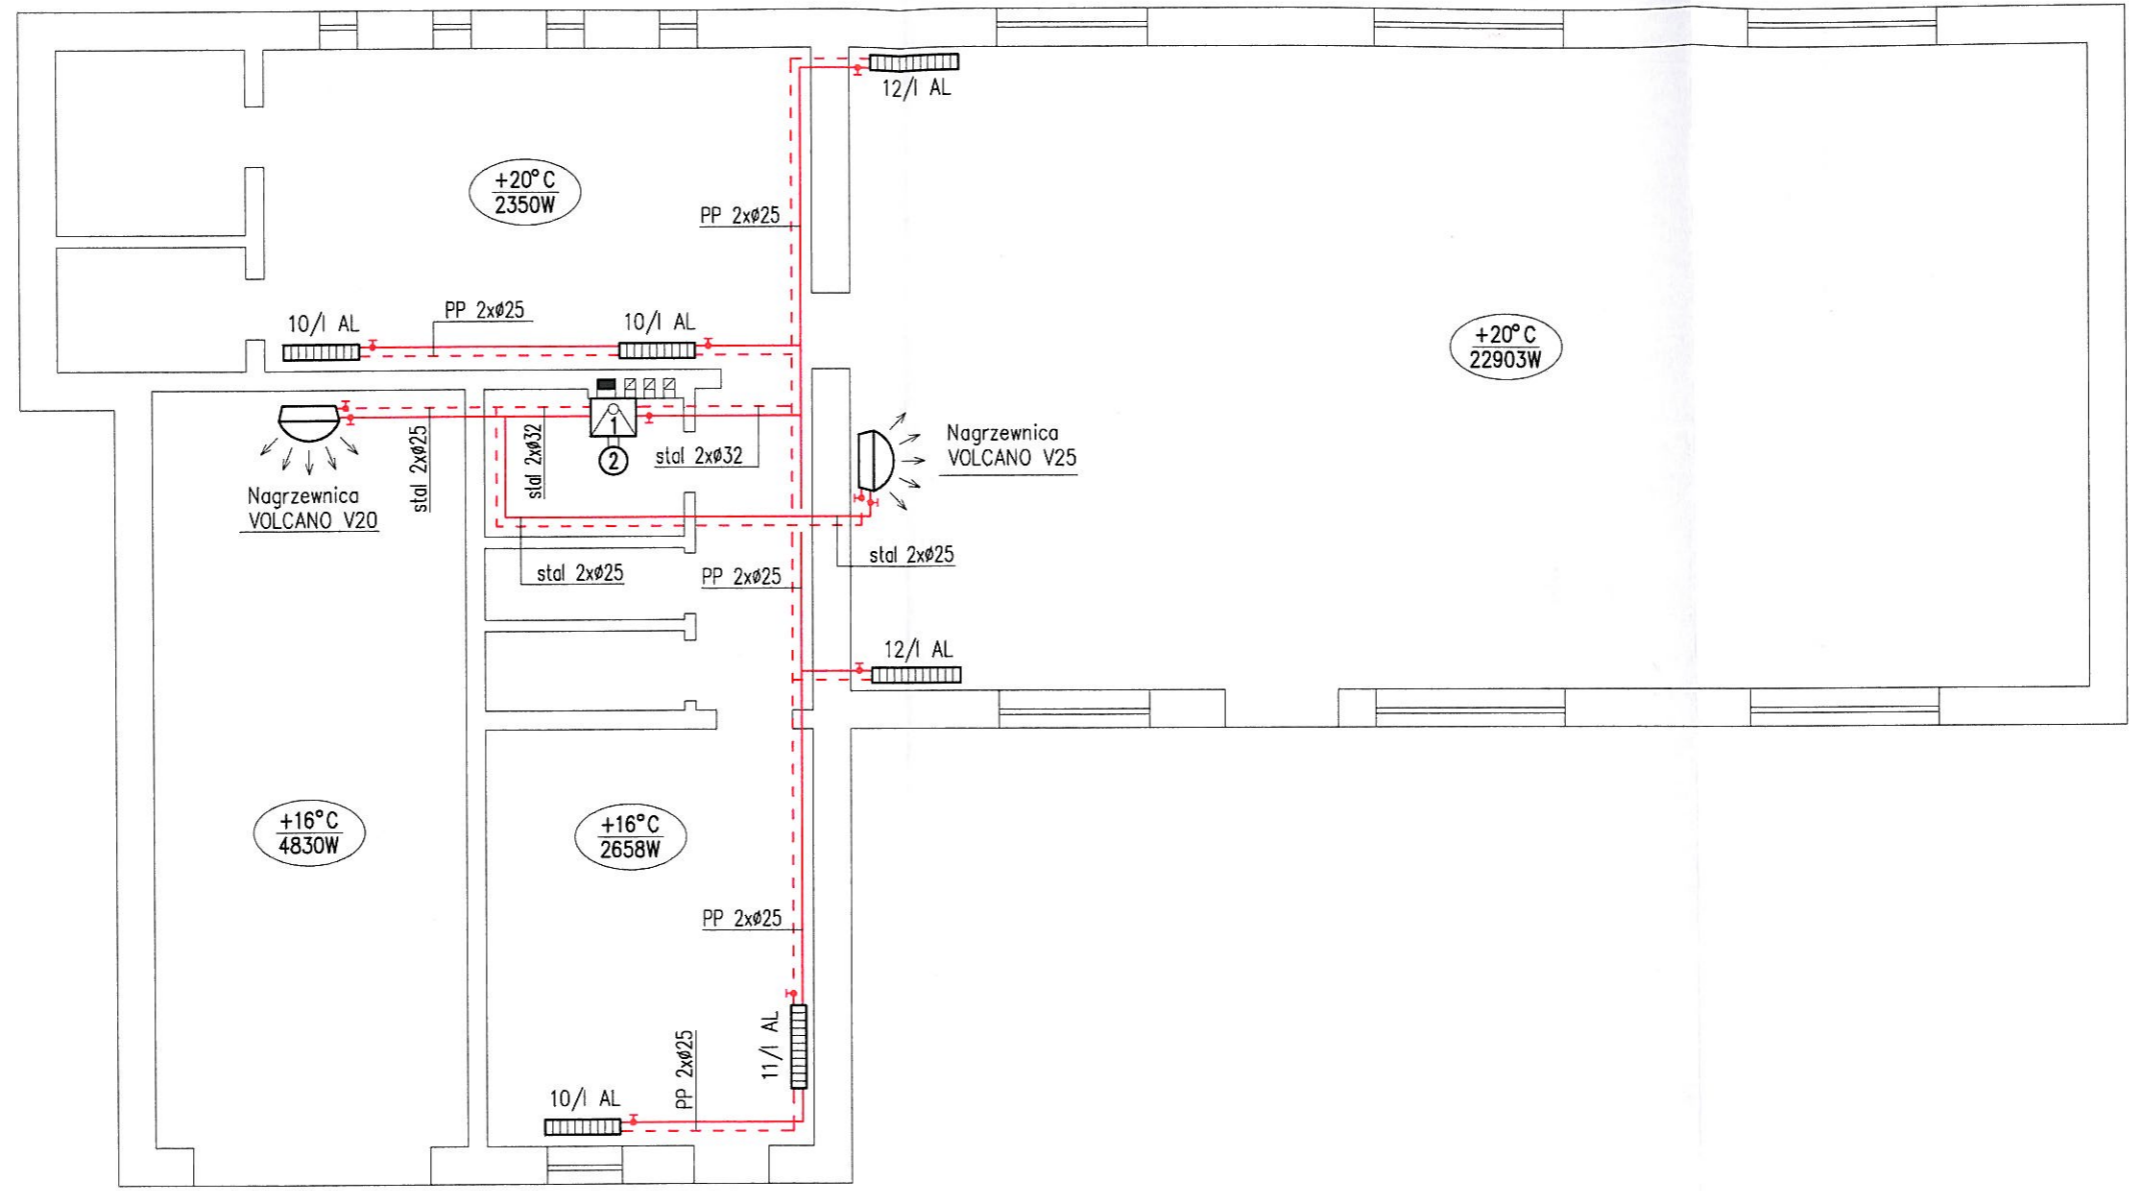

Projekt budowlany instalacji sanitarnych BUDYNEK OCHOTNICZEJ STRAŻY POŻARNEJ	
Inwestor:	GMINA ŁASKARZEW ul. Rynek Duży 32, 08-450 Łaskarzew
Adres inwestycji:	Stary Pilczyn, Gm. Łaskarzew Dz. nr 469 i 470/1
Nr rysunku:	Skala: 1:100 Data: październik 2016
Projektant:	Andrzej Borkowski ul. Kościelna 6 m. 1 08-400 Garwolin Upr. bud. GP-7342/31/21/91

PROJEKTOWANIE, NADZÓR BUDOWLANY
 SIECI I INSTALACJI SANITARNYCH
 Andrzej Borkowski
 08-400 Garwolin, ul. Kościelna 6 m. 1
 Upr. bud. GP-7342/31/21/91, MAZ/S/2315/01
 NIP: 825-115-91-98