


- 10 -

RZUT PARTERU INSTALACJA CENTRALNEGO OGRZEWANIA Skala 1:100

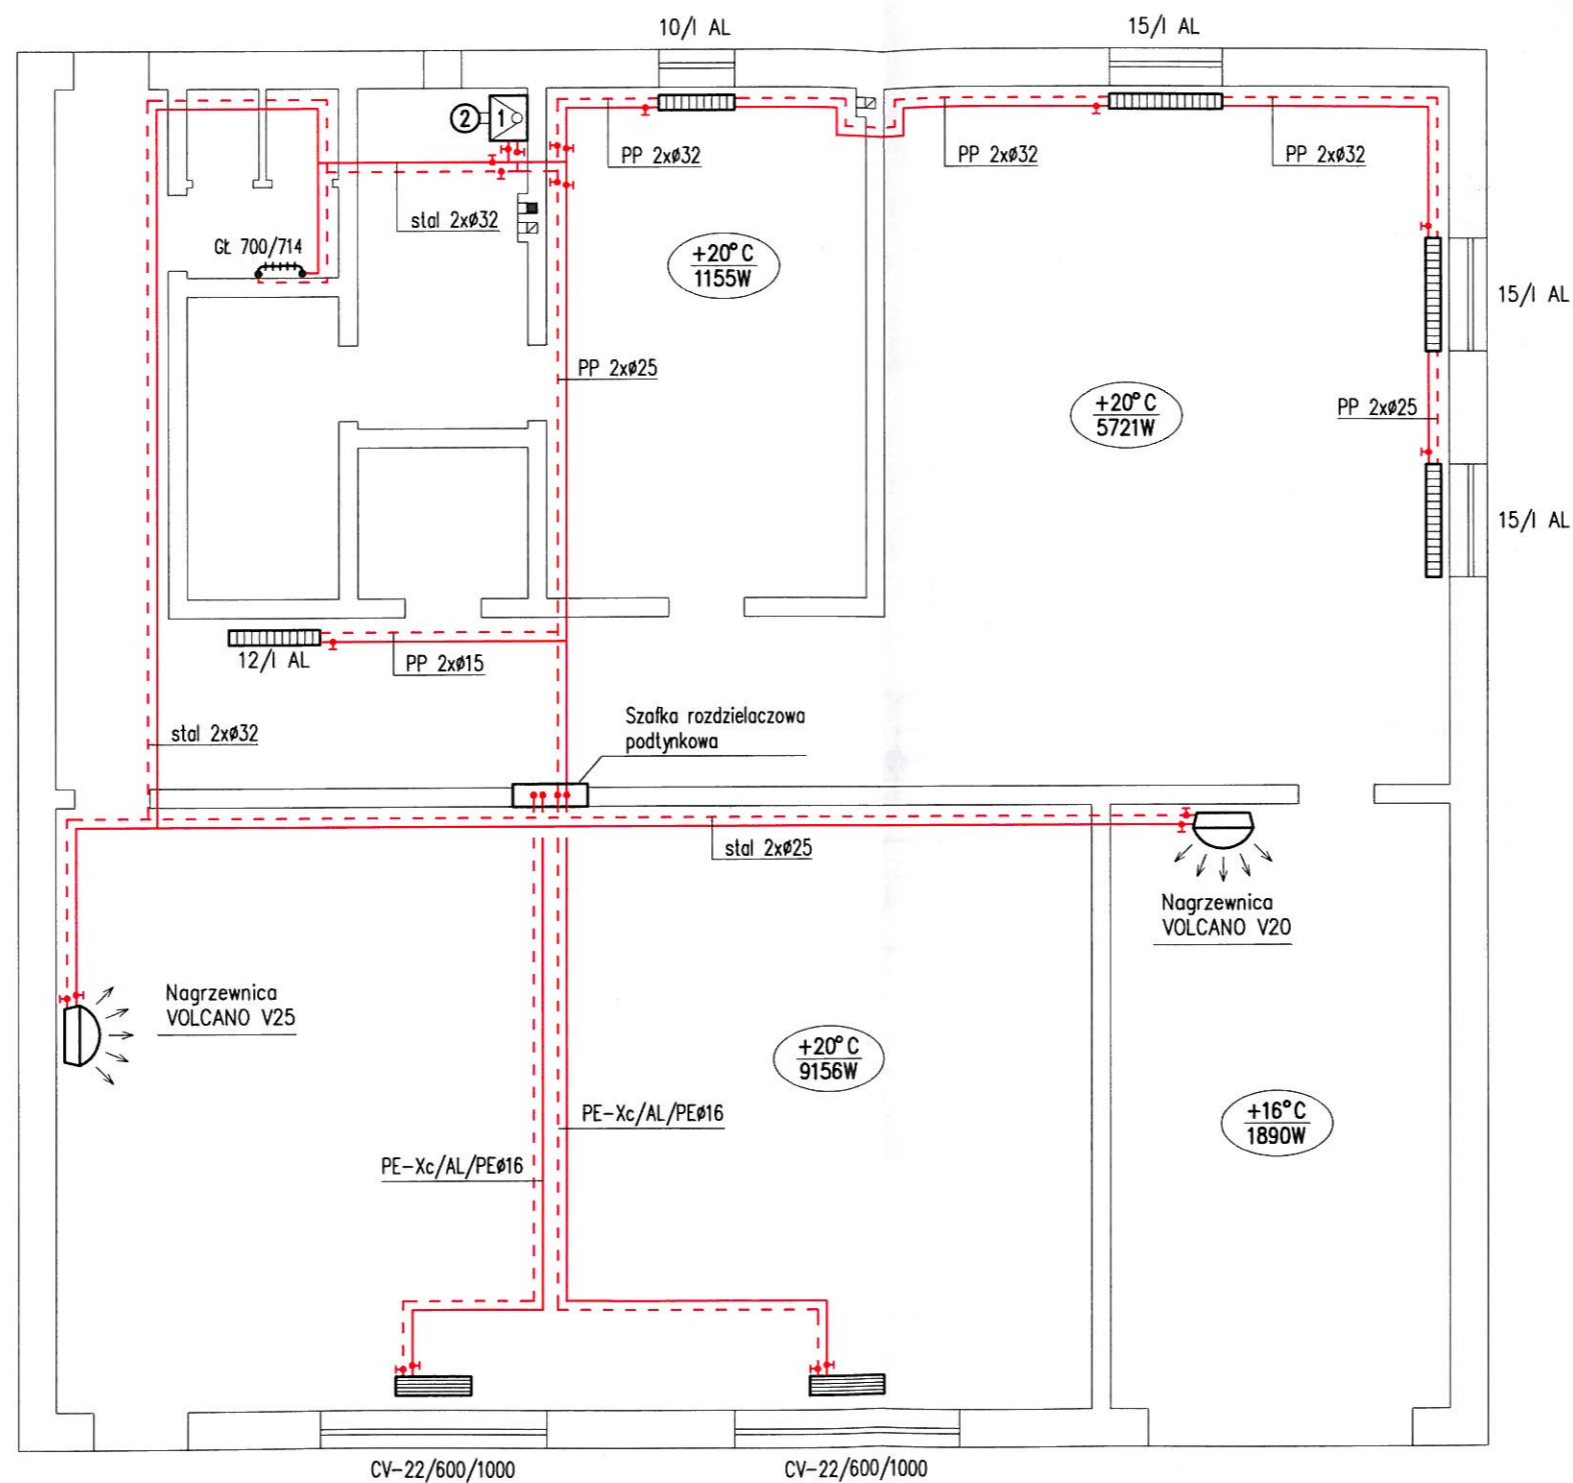

- ① Kocioł gazowy DeDietrich MCR 3 Plus – 35kW
- ② Podgrzewacz c.w.u. BS-100

Projekt budowlany instalacji sanitarnych BUDYNEK OCHOTNICZEJ STRAŻY POŻARNEJ		
Investor:	GMINA ŁASKARZEW ul. Rynek Duży 32, 08-450 Łaskarzew	
Adres inwestycji:	Wola Łaskarzewska, Gm. Łaskarzew Dz. nr 101	
Nr rysunku:	Skala: 1:100	Data: październik 2016
Projektant:	PROJEKTOWANIE I NADZÓR BUDOWLANY SIECI I INSTALACJI SANITARNYCH <i>Andrzej Borkowski</i> 08-400 Garwolin, ul. Kościelna 6 m. 1 Upr. bud. GP-7342/31/21/91, MAZJIS/2315/01 NIP: 823-115-91-08	
Andrzej Borkowski ul. Kościelna 6 m. 1 08-400 Garwolin Upr. bud. GP-7342/31/21/91		